


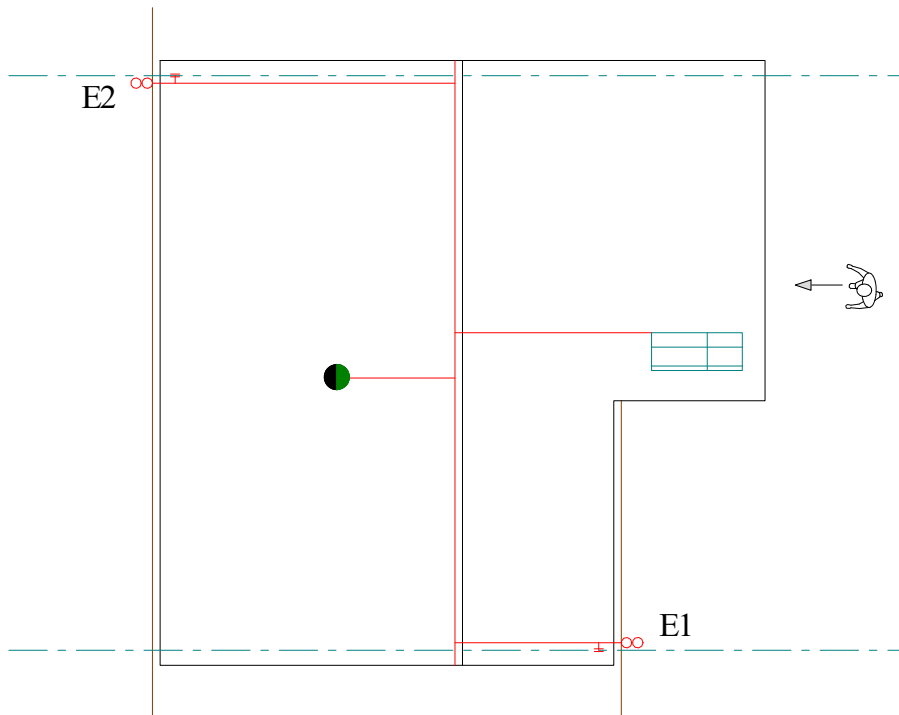

- Fangleitung
- Dachrinne / Attika
- - - Erdleitung
- Dachkante
- - - Schneefänger
- Abspannseil
- Geländer
- ⊗ ⊗ Ableitung
- ▣ Kamin
- ⊗ Fallrohrerdung
- ⊗ Fangspitze, Fangmast
- Dachfenster
- Lüftung
- Antenne
- ⊗ Aufstieg
- ⊗ Lüftung mit Motor
- ⊗ Dachausstieg
- ▤ Dachleiter
- ▭ Solar
- ▭ Laufsteg
- GFK Iso Traverse



**BLITZSCHUTZBAU GMBH** Hellwagner, Konz. Spezialbetrieb f. Planung und Errichtung von Blitzschutzanlagen  
 A - 5300 Hallwang, Zillingberg 12c - [www.blitzschutzbau.at](http://www.blitzschutzbau.at)  
 E-Mail: [hellwagner@blitzschutzbau.at](mailto:hellwagner@blitzschutzbau.at)

Änd.	Dat.	Name	<b>Blitzschutzanlageplan          Schutzhütte im Gebirge</b>	Maßstab 1:100
gez.	05.2017	Hellw.		Zeich. Nr.
gepr.				
<small>Inhalt dieser Plandarstellung ist geistiges Eigentum der Fa. Hellwagner Blitzschutzbau GmbH. ©          Vervielfältigung und Weitergabe an Dritte bedarf der schriftlichen Genehmigung der Fa. Hellwagner Blitzschutzbau GmbH.</small>				